


撤去工平面図

S=1 : 500 (A1)
S=1 : 1,000 (A3)

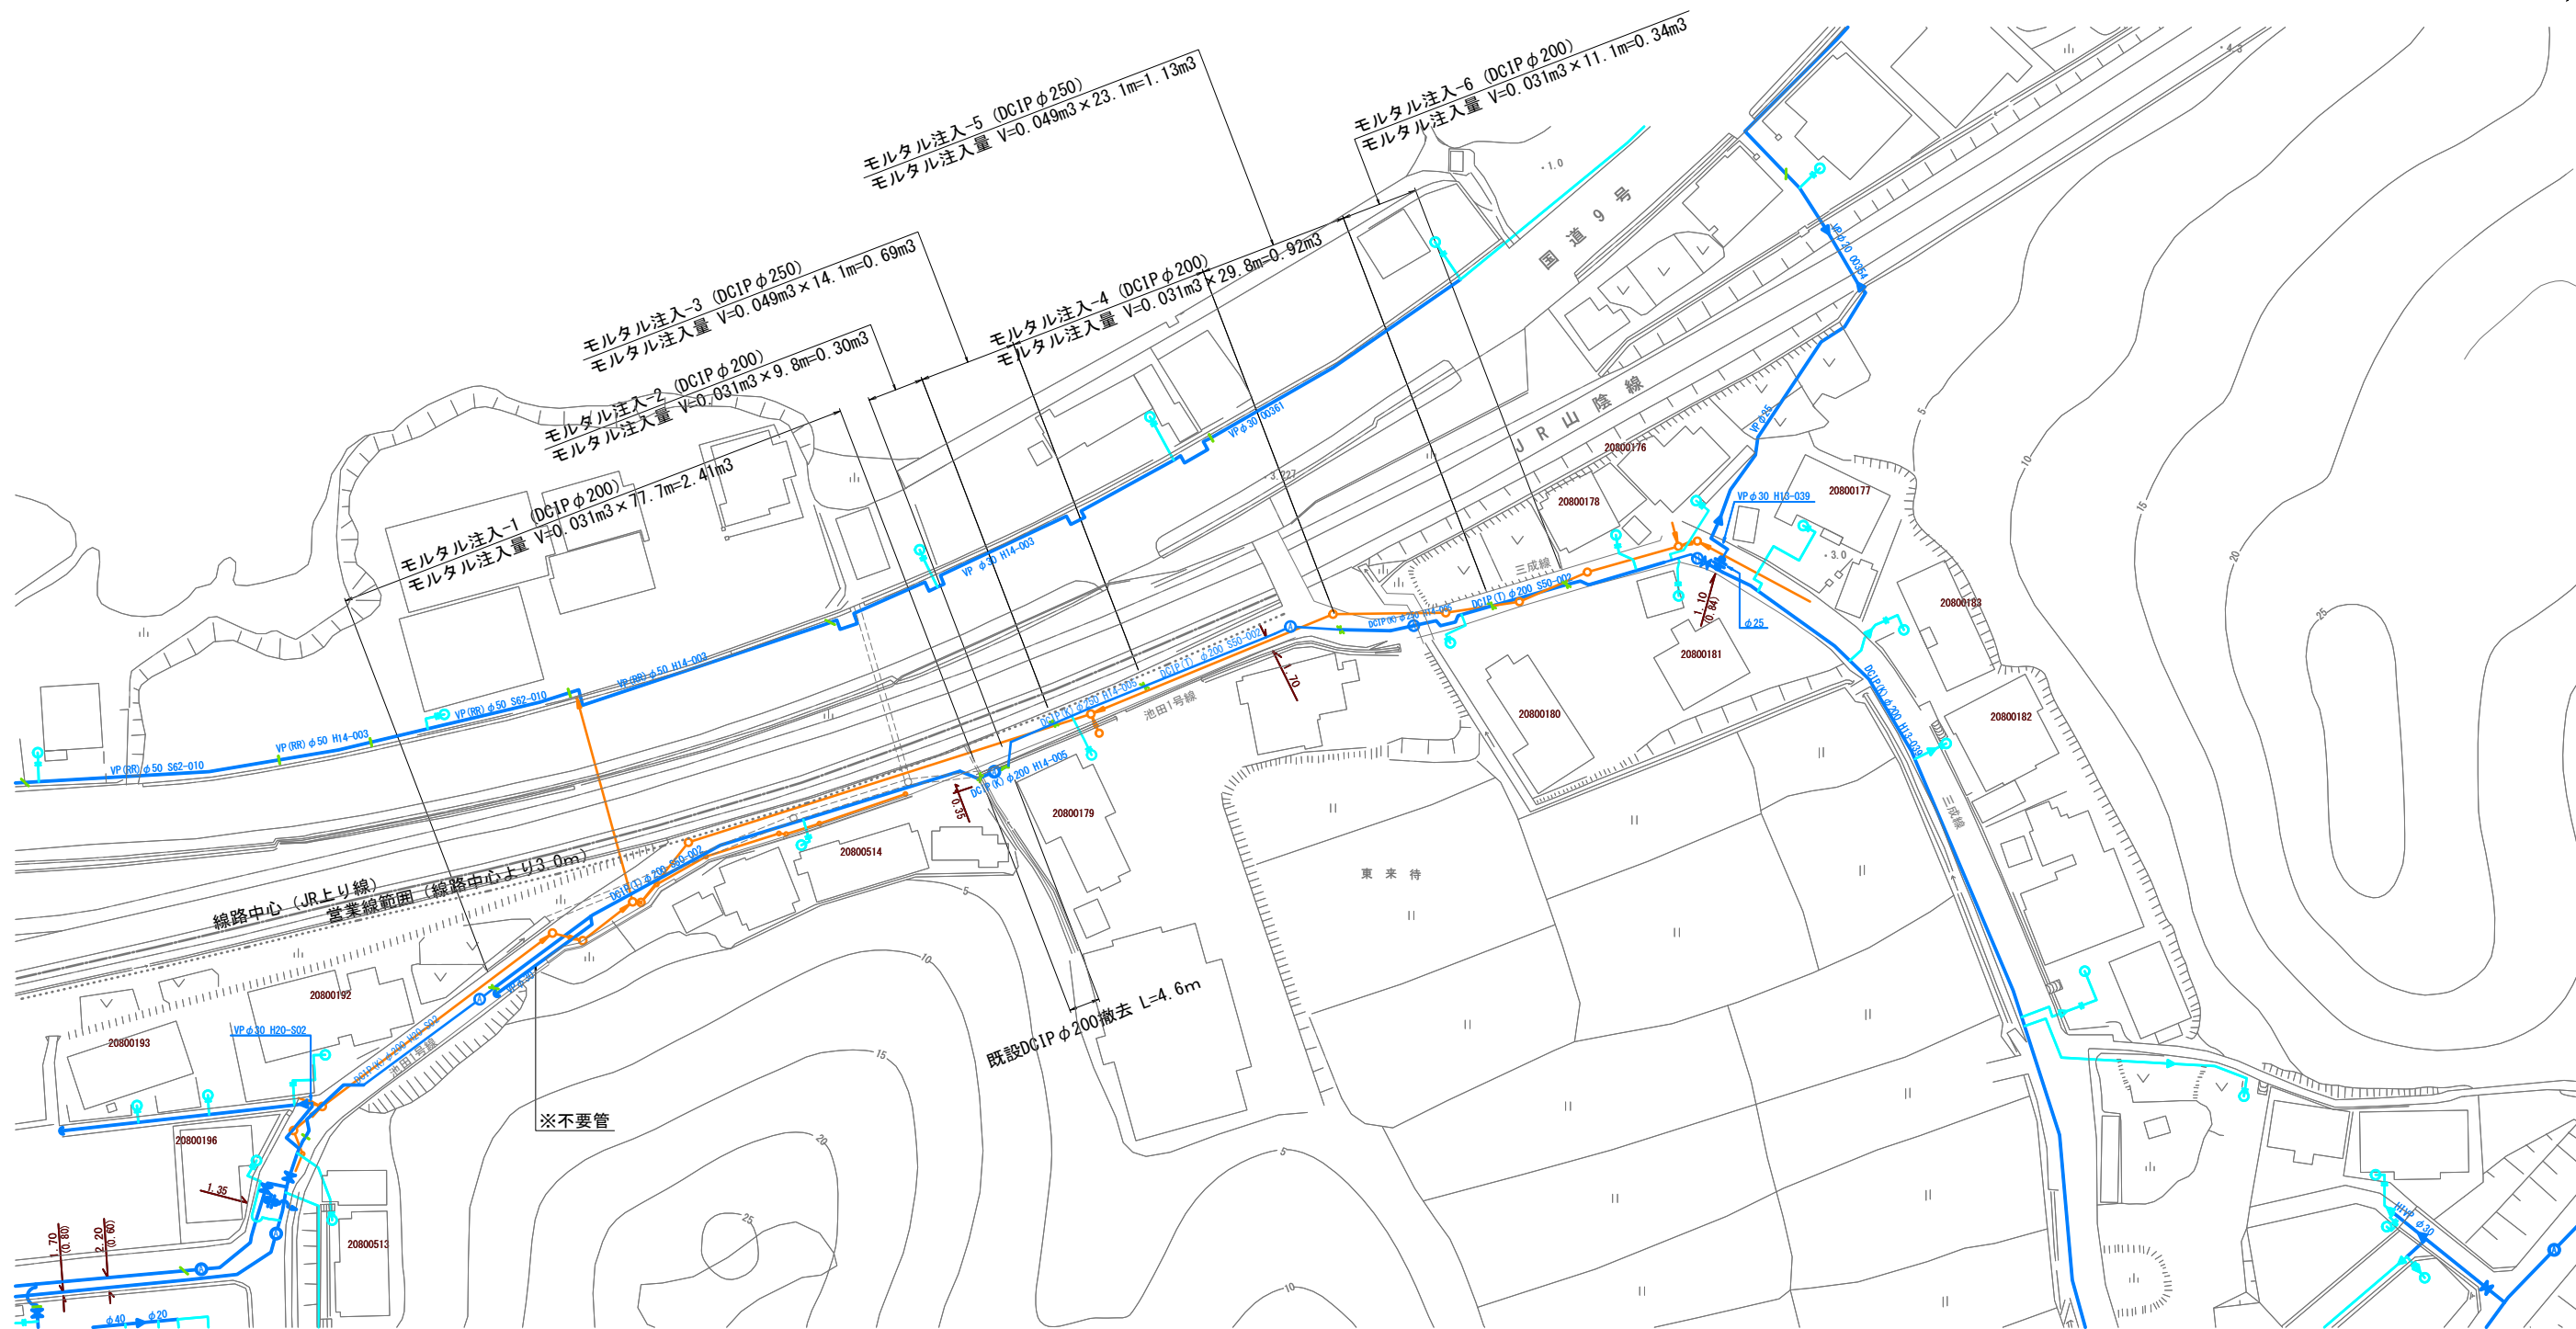

(参考) 既設管中詰モルタル注入量

| 口径 | 詰め量 (m ³ /m) |
|-------|-------------------------|
| φ40以下 | 0.001 |
| φ200 | 0.031 |
| φ250 | 0.049 |

撤去工数量表

| 名称 | 単位 | 1 | 2 | 3 | 4 | 5 | 6 | 合計 | 備考 |
|---------|----------------|------|------|------|------|------|------|------|-----------|
| モルタル注入量 | m ³ | 2.41 | 0.30 | 0.69 | 0.92 | 1.13 | 0.34 | 5.79 | 延長:165.6m |

| 年度 | 令和5年度 | | |
|------|---------------------------|----|----|
| 工事名 | 松江市道池田1号線 (池田団地東) 老朽管改良工事 | | |
| 施工場所 | 松江市宍道町東来待 | | |
| 図面名称 | 撤去工平面図 | | |
| 図面番号 | 05 | 縮尺 | 図示 |